


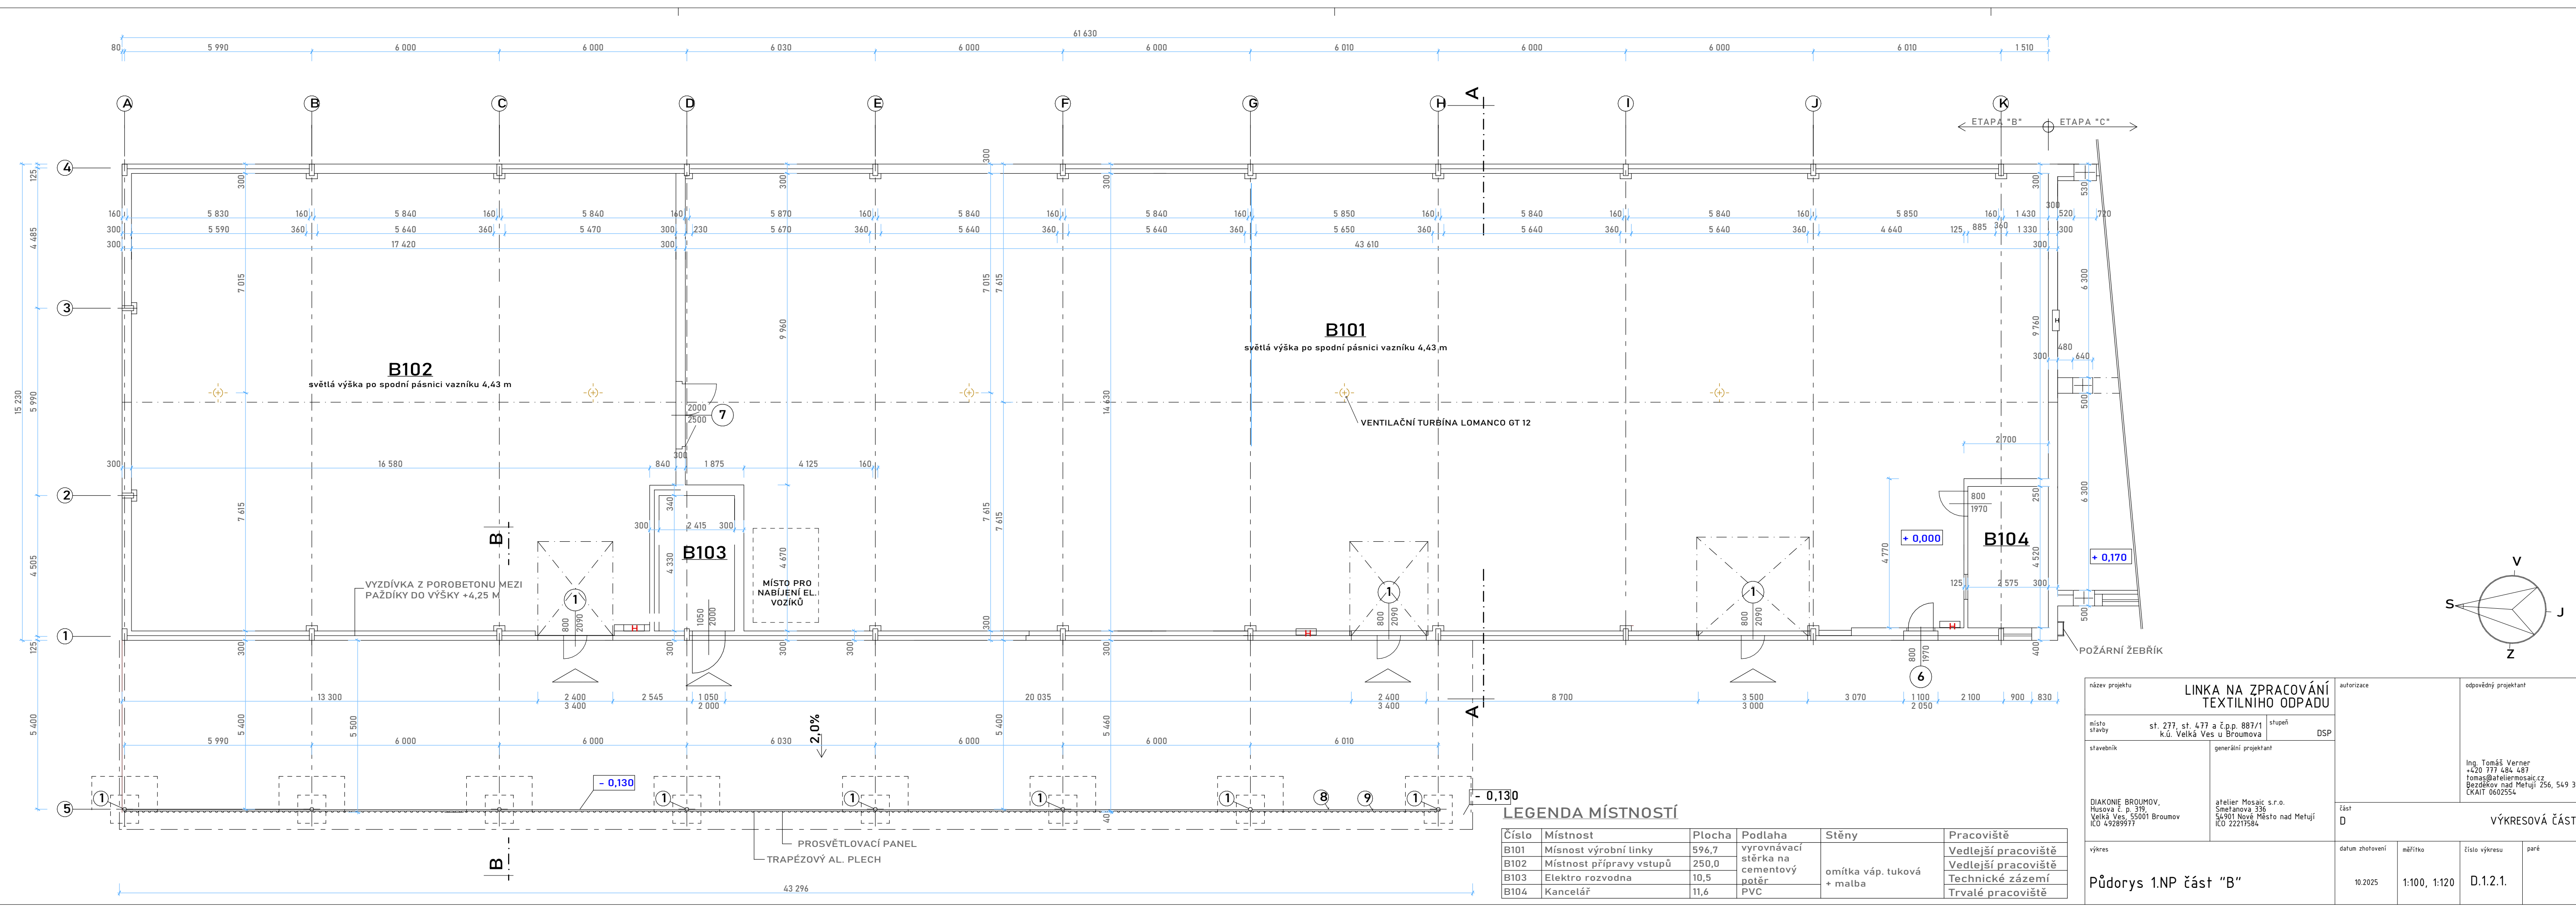

LEGENDA MÍSTNOSTÍ

Číslo	Místnost	Plocha	Podlaha	Stěny	Pracoviště
B101	Místnost výrobní linky	596,7	vyrovnávací stěrka na cementový potěr	omítka váp. tuková + malba	Vedlejší pracoviště
B102	Místnost přípravy vstupů	250,0	PVC		Vedlejší pracoviště
B103	Elektro rozvodna	10,5			Technické zázemí
B104	Kancelář	11,6			Trvalé pracoviště

název projektu

LINKA NA ZPRACOVÁNÍ TEXTILNÍHO ODPADU

místo stavby

st. 277, st. 477 a č.p.p. 887/1 k.ú. Velká Ves u Broumova

stavebník

DIAKONIE BROUMOV, Husova č. p. 319, Velká Ves 55001 Broumov IČO 49289977

výkres

autorizace

DSP

generální projektant

ařetier Mosaic s.r.o. Smetanova 336 54901 Nové Město nad Metují IČO 22217584

část

D

datum zhotovení

10.2025

měřítko

1:100, 1:120

číslo výkresu

D.1.2.1.

paré

odpovědný projektant

Ing. Tomáš Verner +420 777 484 487 tomas@ateliermosaic.cz Bezděkov nad Metují 256, 549 31 IČAIT 0602554

Půdorys 1.NP část "B"