


C Situace
C.3 Koordinační situační výkres

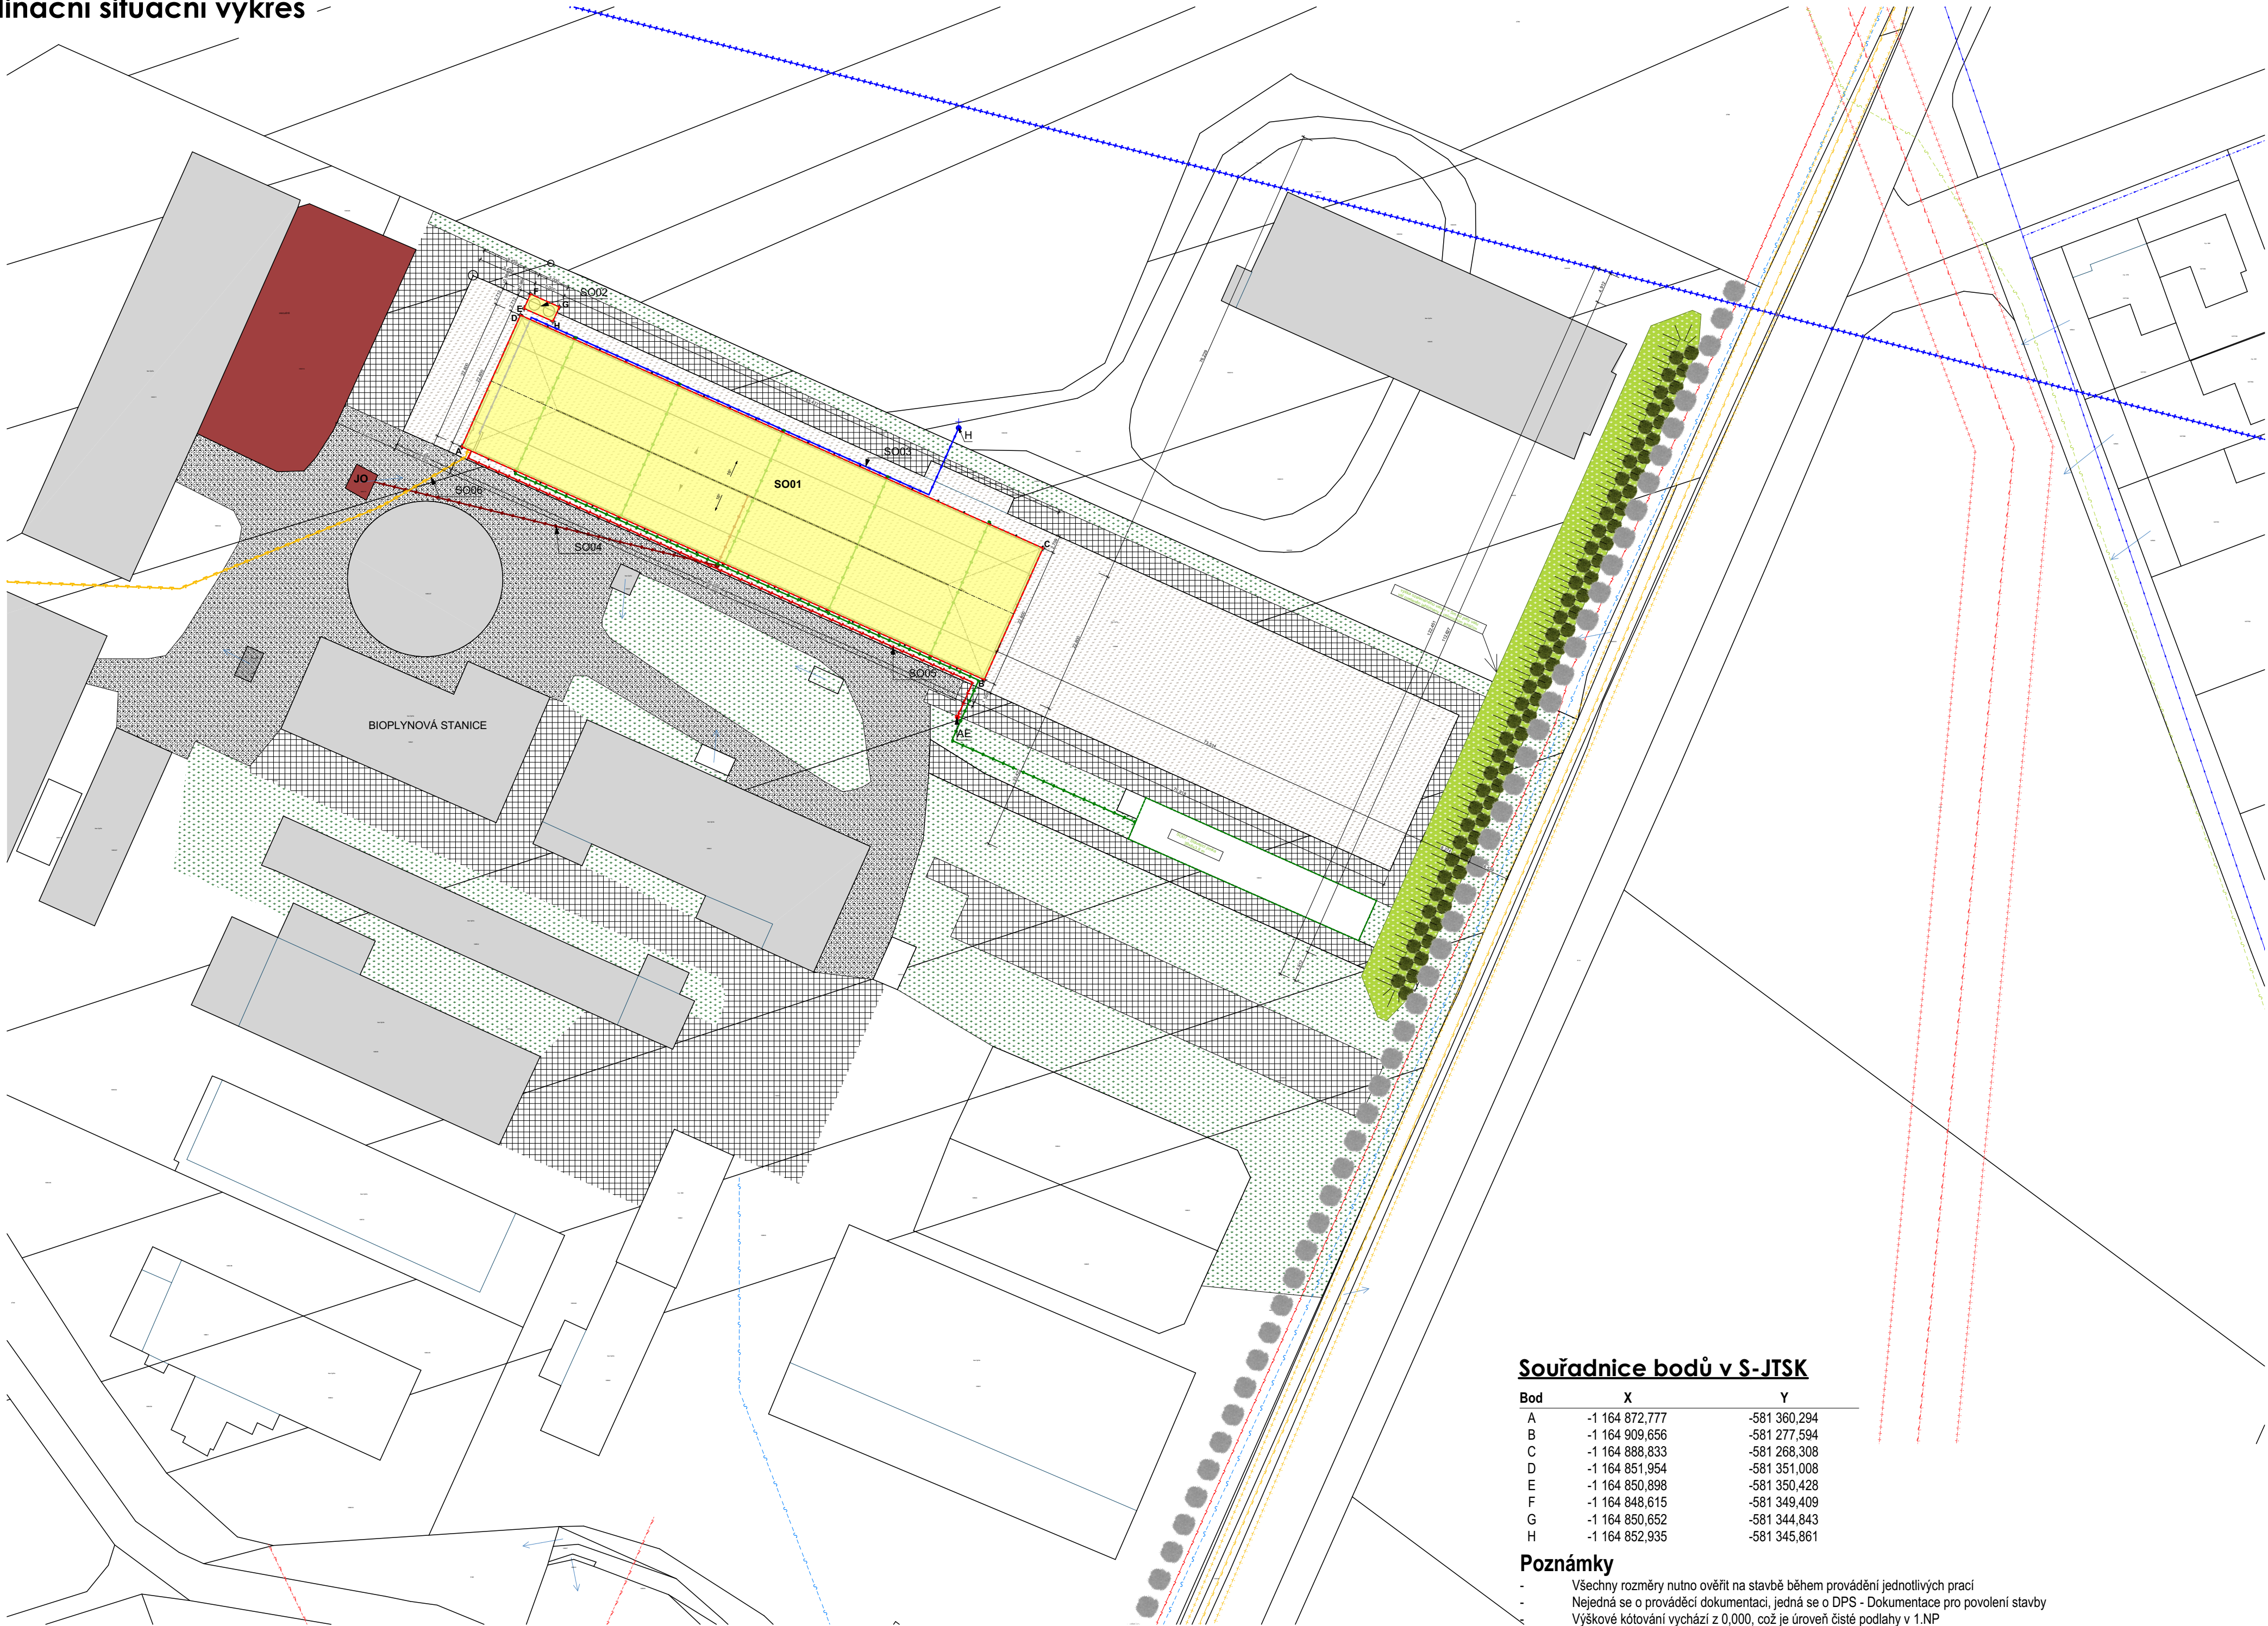

Výpis ploch

- Stavební objekt SO01 - Hala pro výkrm brojlerů - 2073,59 m²
- Stavební objekt SO02 - Sila pro uskladnění krmiva - 12,50 m²
- Stávající odstraňovaný objekt - 4655 m²
- Parcela číslo 1093/2 v k.ú. Velešovice (777897) - 4655 m²
- Parcela číslo 1083/25 v k.ú. Velešovice (777897) - 284 m²

Legenda ploch

- Navrhované stavby v areálu v k.ú. Velešovice (777897)
- Odstraňovaný objekt
- Hranice parcel
- Okolní objekty
- Vnitroareálová komunikace
- Zatrávněná plocha na pozemku investora
- Zpevněná plocha na pozemku investora
- Hnojiště

Legenda stávajících sítí

- Vodovodní řád
- Plynovodní STL řád - RWE GasNet, s.r.o.
- Vedení NN elektrické energie - RWE GasNet, s.r.o.
- Nadzemní vedení VVN 110 kV - E.ON a.s.
- Telekomunikační vedení, CETIN a.s.
- Telekomunikační vedení, E.ON ČR, s.r.o.
- Telekomunikační vedení, itself s.r.o.

Legenda navrhovaných sítí

- Plynovodní přípojka
- Potrubí pro odvod dešťové vody do stávající jímky
- Přívod vody do haly
- Kanalizační přípojka do stávající jímky
- Přípojka elektrické energie do haly

Legenda stavebních objektů

- SO01 Hala pro výkrm brojlerů
- SO02 Sila pro uskladnění krmiva
- SO03 Vodovodní přípojka
- SO04 Kanalizační přípojka
- SO05 Elektrická přípojka
- SO06 Plynovodní přípojka
- SO07 Stávající jímka o objemu V=890m³

Legenda značení

- H Stávající hydrant v areálu
- JO Stávající jímka na oplachy v areálu
- AE Areálový rozvaděč elektrické energie

Souřadnice bodů v S-JTSK

Bod	X	Y
A	-1 164 872,777	-581 360,294
B	-1 164 909,656	-581 277,594
C	-1 164 888,833	-581 268,308
D	-1 164 851,954	-581 351,008
E	-1 164 850,898	-581 350,428
F	-1 164 848,615	-581 349,409
G	-1 164 850,652	-581 344,843
H	-1 164 852,935	-581 345,861

Poznámky

- Všechny rozměry nutno ověřit na stavbě během provádění jednotlivých prací
- Nejedná se o prováděcí dokumentaci, jedná se o DPS - Dokumentace pro povolení stavby
- Výškové kótování vychází z 0,000, což je úroveň čisté podlahy v 1.NP
- Před zahájením zemních prací nutno vytyčení přesné polohy sítí technické infrastruktury oprávněnou osobou
- Pokud není uvedeno jinak správcem dané technické infrastruktury, ochranné pásmo jejího vedení je 1,0 m

0,000 = m.n.m. Bpv. / souřadnicový systém S-JTSK

	Projekce: DLABAJA s.r.o. Projektant: Ing.Dlabaja Adam, Ing.Marek Šindelář Zodp. projektant: Ing. Aleš Dlabaja	Janáčkova 168 676 02 Mor. Budějovice IČ: 01646311 DIČ: CZ01646311
	Investor: RAKOVEC, a.s. Sídlo investora: Velešovice č.p.390, 683 01 Velešovice Místo stavby: parcelní číslo 1093/2, 1083/25 v katastrálním území Velešovice(777897)	datum: 02/2023 stupeň PD: DSP stav. úřad: St.úBma formát: 8xA4 měřítko: 1:250
C Situace AKCE: VELEŠOVICE- Hala pro výkrm brojlerů RAKOVEC, a.s.		Č.v. C.3