
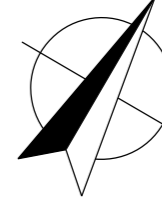
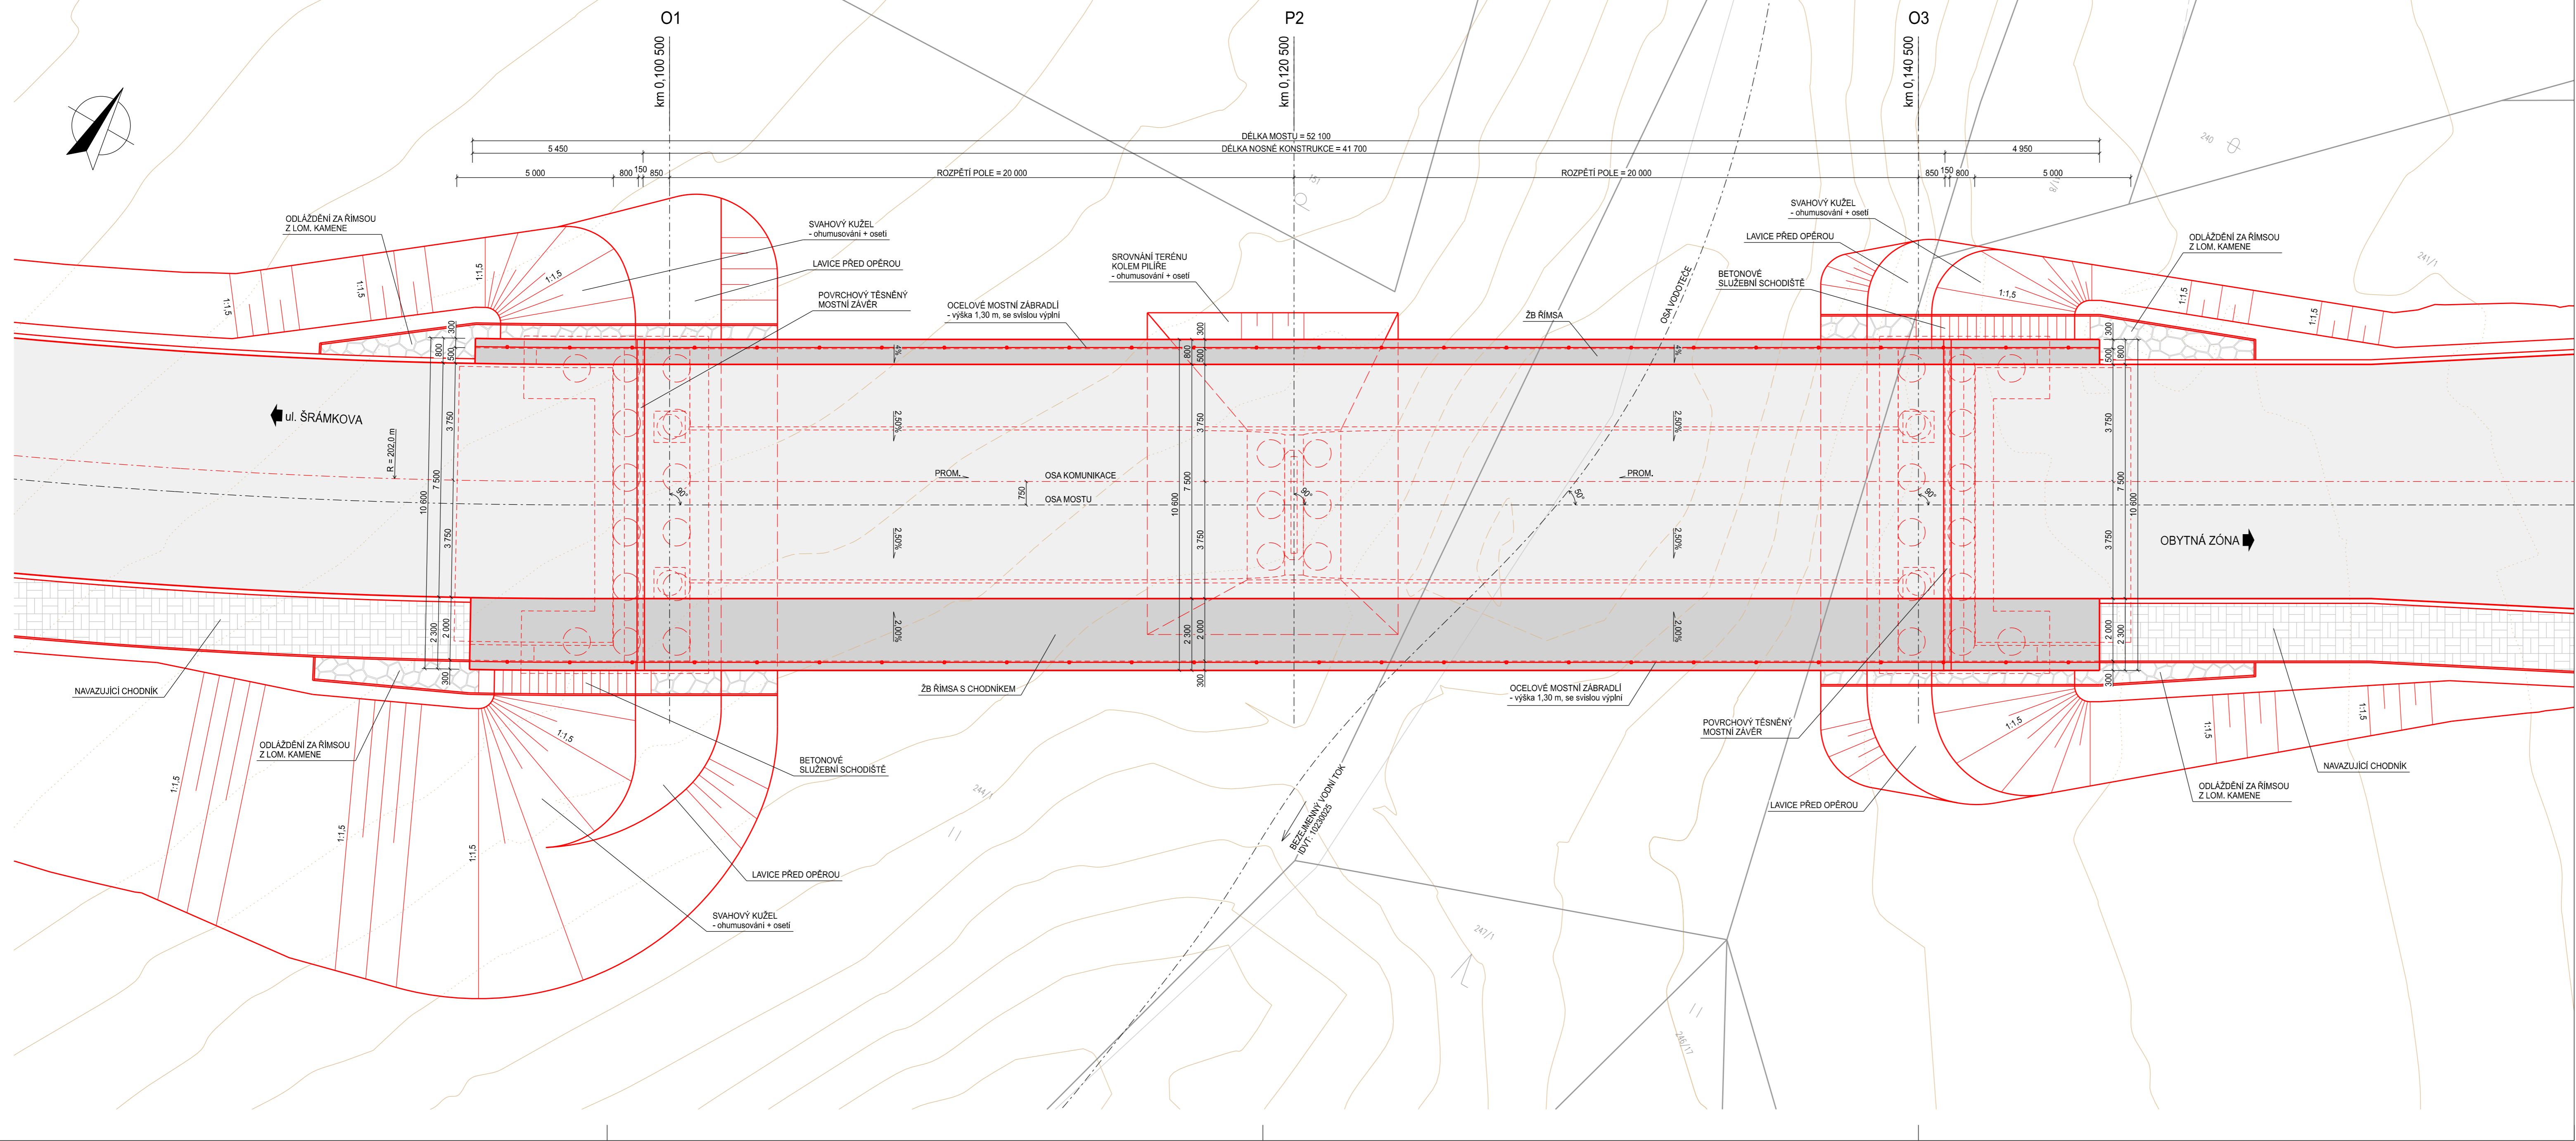


PŮDORYS, 1:100
 NAPOJENÍ NA UL. ŠRÁMKOVA - MOSTNÍ OBJEKT

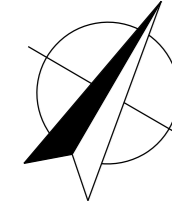

VÝŠKOVÝ SYSTÉM: Bpv
 SOUŘADNICOVÝ SYSTÉM: JTSK

AZ CONSULT, spol. s r. o.
 Číslo zakázky: 22/258
 Výrobek uvolněn k použití
 Datum: 13.12.2023

Odpov. proj.: Bc. M. Sedlecká	Projedl.: <i>[Signature]</i>	AZCONSULT spol. s r. o. Klíšská 12, 400 01 Ústí nad Labem Tel.: 475 240 888 Telefax: 475 240 864 E-mail: azconsult@azconsult.cz ČSN EN ISO 9001
Vypracoval: Ing. J. Fukač	Projedl.: <i>[Signature]</i>	
Kontroloval: Ing. M. Komín	Projedl.: <i>[Signature]</i>	
Kraj: Ústecký	Místo: Ústí nad Labem	
Objednatel: RNDr. Jiří Starý, Jizerská 2945/61, 400 11 Ústí nad Labem		
Akce: Ústí nad Labem, Dobětice, Slunečná plán - technická a dopravní infrastruktura, výstavba rodinných domů Dokumentace záměru podle zákona č. 100/2001 Sb., ve znění pozdějších předpisů	Zn. souboru: ... Stupeň: ST Formát: 10xA4 Č. zak.: 22/258 Č. paré: Datum: 1.2023	
Příloha: Mostní objekt přes Dobětický potok Púdorys	Měřítko: 1:100 Č. přílohy: 5a	

DOKUMENTACE LZE UŽÍVAT POUZE VE SMYSLU PŘÍSLUŠNÉ SMLOUVY O DÍLO, KOPÍROVÁNÍ A ROZŠÍŘOVÁNÍ POULZE PO PŘEDCHOZÍM SOUHLASÍ AZ CONSULT spol. s r. o.